



平面図 S=1:100

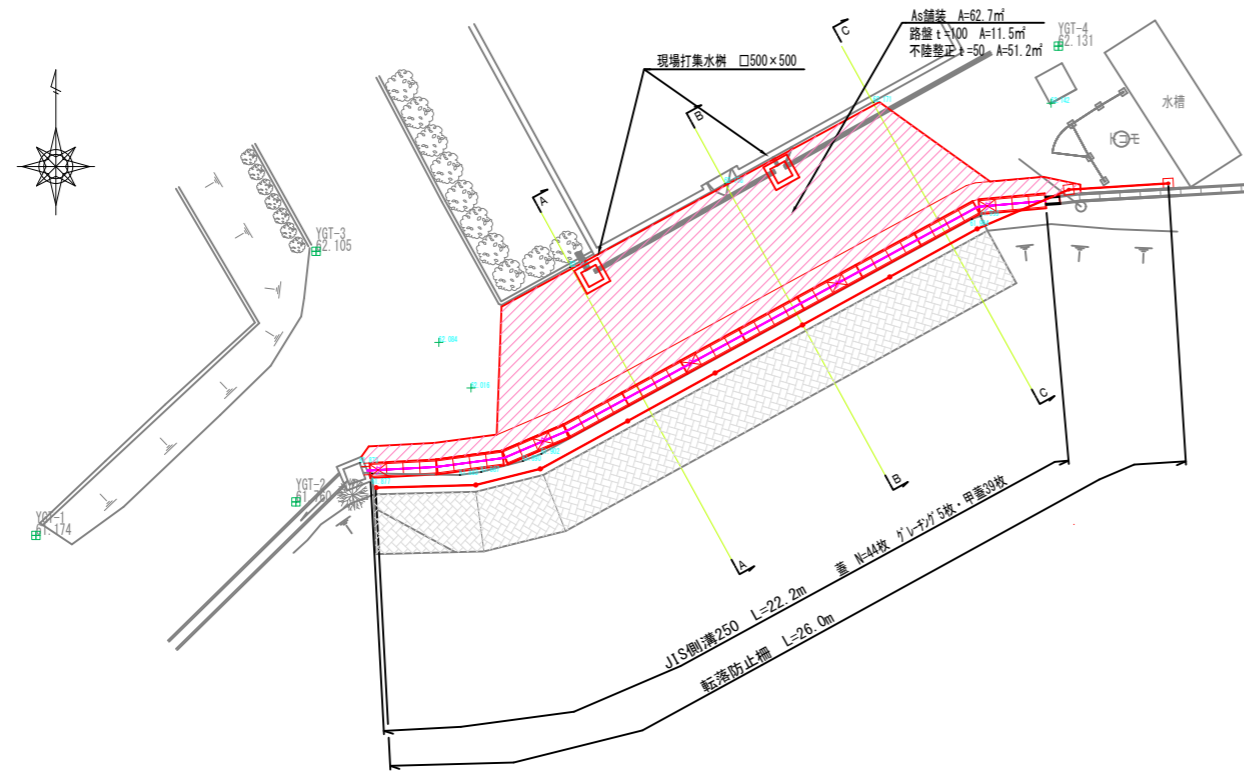


横断図 S=1:50

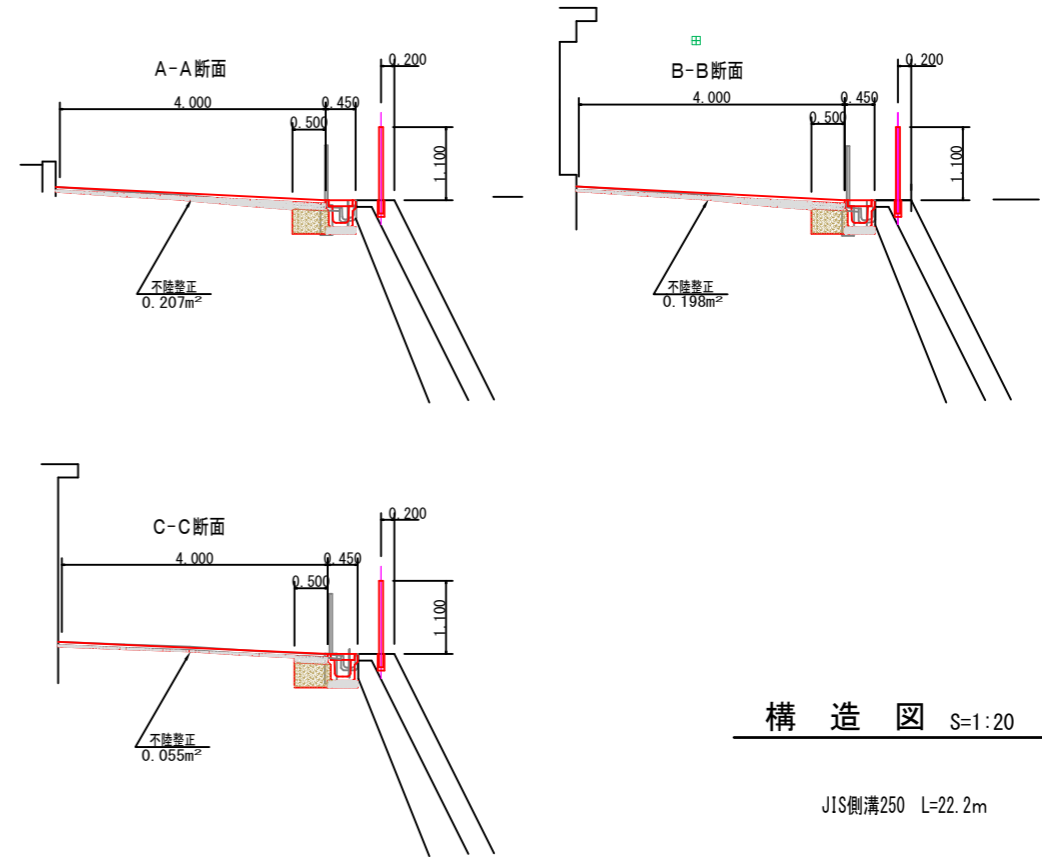


構造図 S=1:20


JIS側溝250 L=22.2m

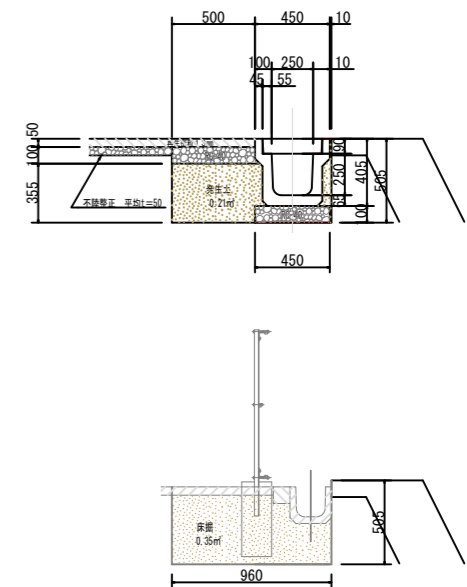


撤去平面図 S=1:100

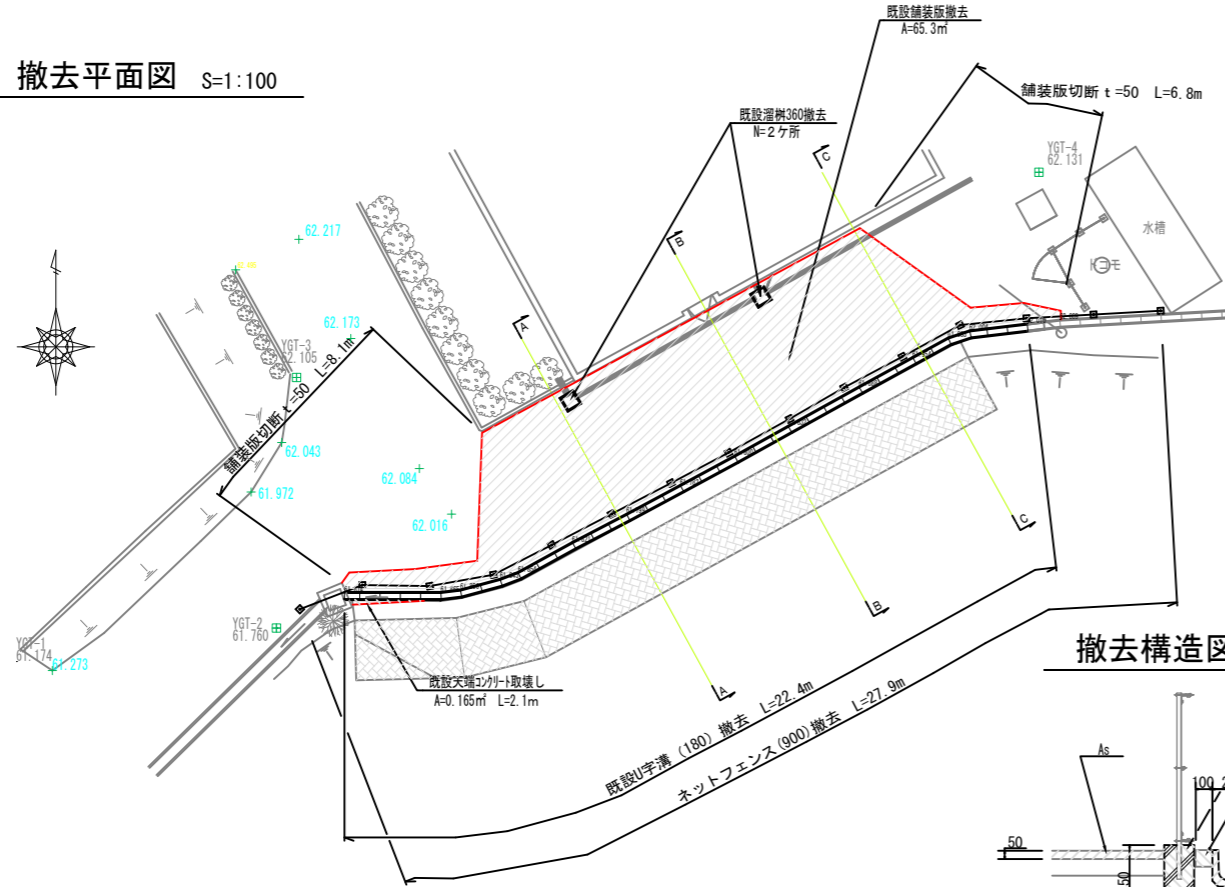


撤去構造図 S=1:20

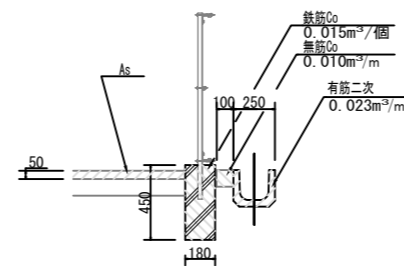


転落防止柵 連続基礎用 L=20.0m

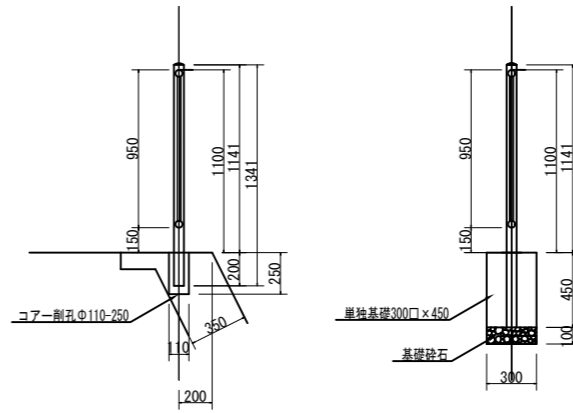

転落防止柵 単独基礎用 L=6.0m

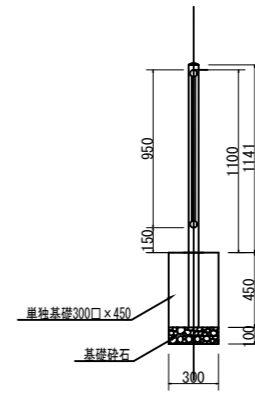

現場打集水樹 500x500

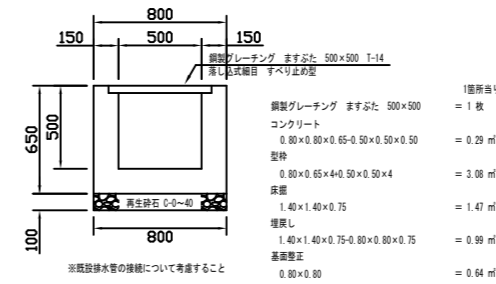

長狭地区火葬場改修工事	
令和4年度	
路線名	
工事箇所	鴨川市東町1850番地17 長狭地区火葬場
図面種別	平面図 横断図 構造図
図面番号	全 1 葉の内第 1 号
縮尺	図示 図面番号
安房郡市広域市町村圏事務組合	